

LEGENDA

SIMBOLO DESCRIZIONE SIMBOLI


— CORDA DI RAME NUDA INTERRATA 50mmq




POZZETTO DI ISPEZIONE IN CLS PREFABBRICATO 30x30cm CON DISPERSORE DI TERRA DOTATO DI GIUNTO APRIBILE PER MISURA



POZZETTO DI DERIVAZIONE 30x30 cm

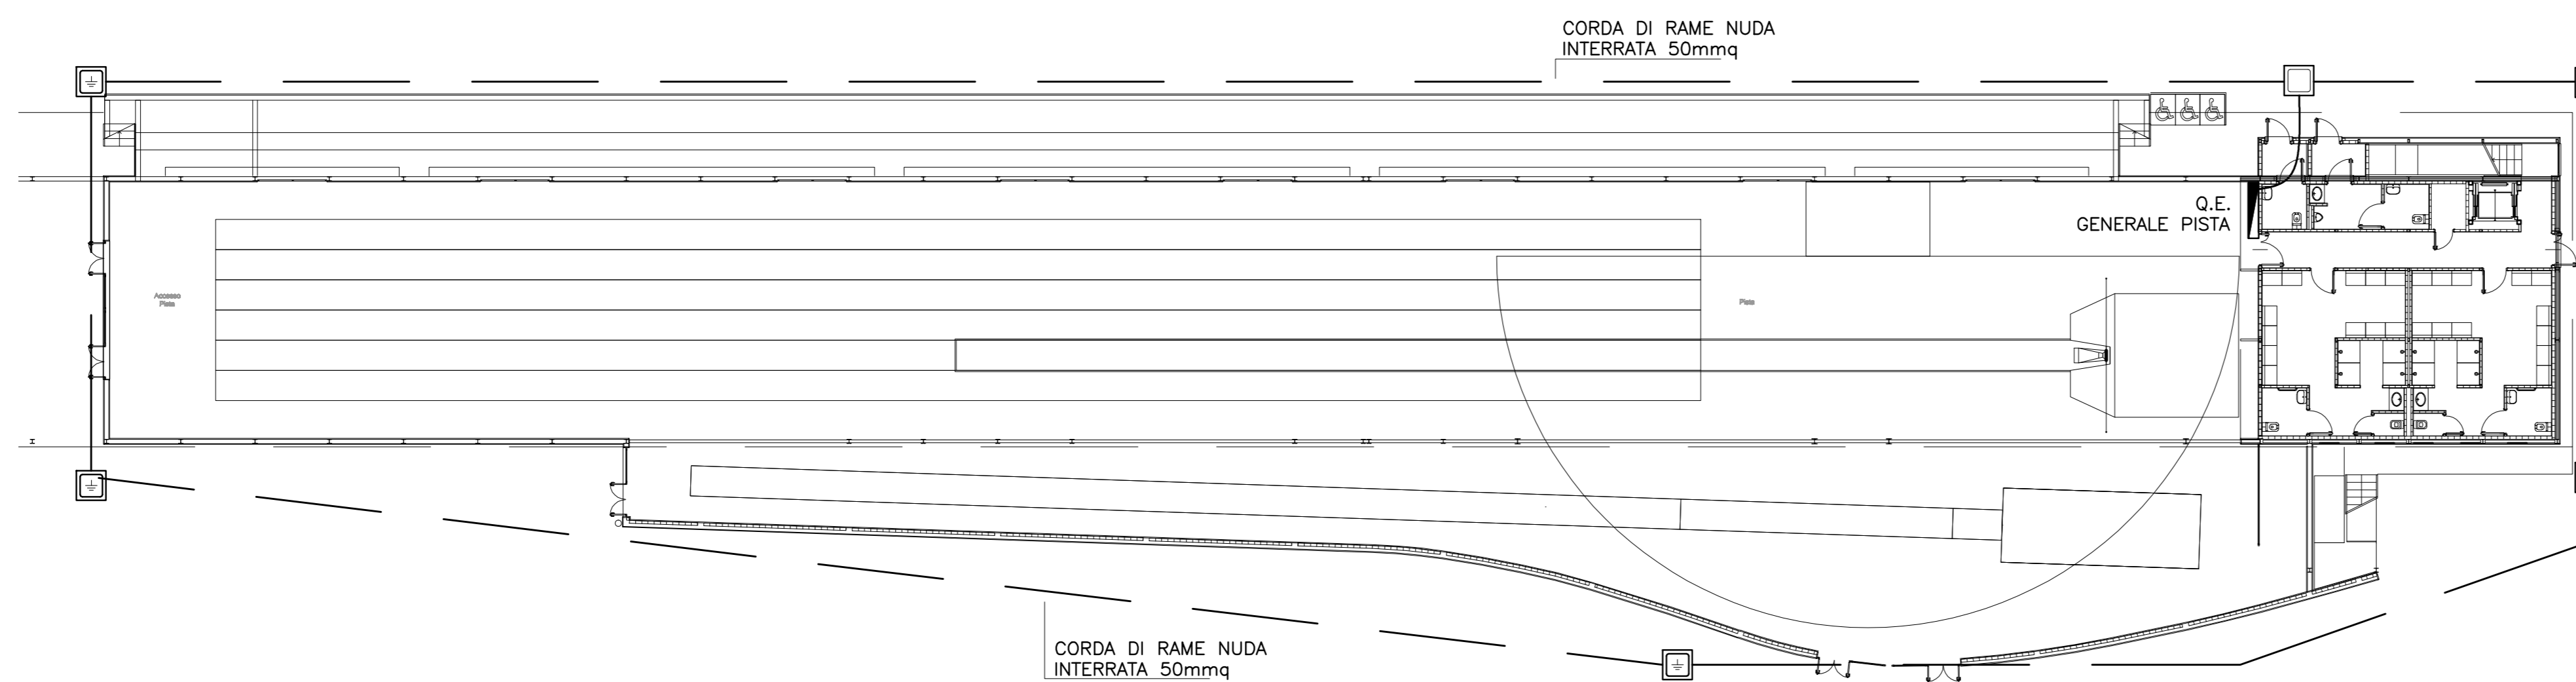

PIANTA PIANO TERRA
scala 1:200

 

MILANO

**CENTRO SPORTIVO
XXV APRILE**

PROGETTO

**REALIZZAZIONE DI UNA
PISTA COPERTA CON
TRIBUNA**

PROGETTO ESECUTIVO



MILANOSPORT



SHE SA
ARCHITETTURA - DESIGN - MULTIMEDIA

Arch. Hernando Suarez, Arch. Stefano Suarez
Arch. Eloy Suarez, Arch. Andrea Sili Scavalli

IMPIANTI

Ing. Mario Sempron

TITOLO

**IMPIANTI ELETTRICI
IMPIANTO DI MESSA A TERRA**

DATA

18-01-2013

SCALA

1:200

REVISIONE

01

TAVOLA

MIE-1-E201