




LEGENDA	
SIMBOLO	DESCRIZIONE SIMBOLI
	TUBAZIONE IN ACCIAIO ZINGATO COIBENTATO PER ADDUZIONE ACQUA FREDDA
	TUBAZIONE IN ACCIAIO ZINGATO COIBENTATO PER ADDUZIONE ACQUA CALDA
	TUBAZIONE IN ACCIAIO ZINGATO COIBENTATO RICIRCOLO
	TUBAZIONE PEAD PER ADDUZIONE ACQUA FREDDA
	VALVOLA D'ARRESTO
	RUBINETTO PORTACOMMA
	VARIAZIONE QUOTA TUBAZIONI
	ESTINTORE A POLVERE DA 6 KG COMPLETO DI CARTELLONISTICA DI SEGNALAZIONE
	TUBAZIONE SCARICO IN PEAD ACQUE NERE
	TUBAZIONE SCARICO IN PVC ACQUE BIANCHE
	POZZETTO FOGNARIO SFONATO 50x50
	POZZETTO D'ISPEZIONE 50x50cm
	GRIGLIA METALLICA DI RACCOLTA ACQUE
	PLUVIALE

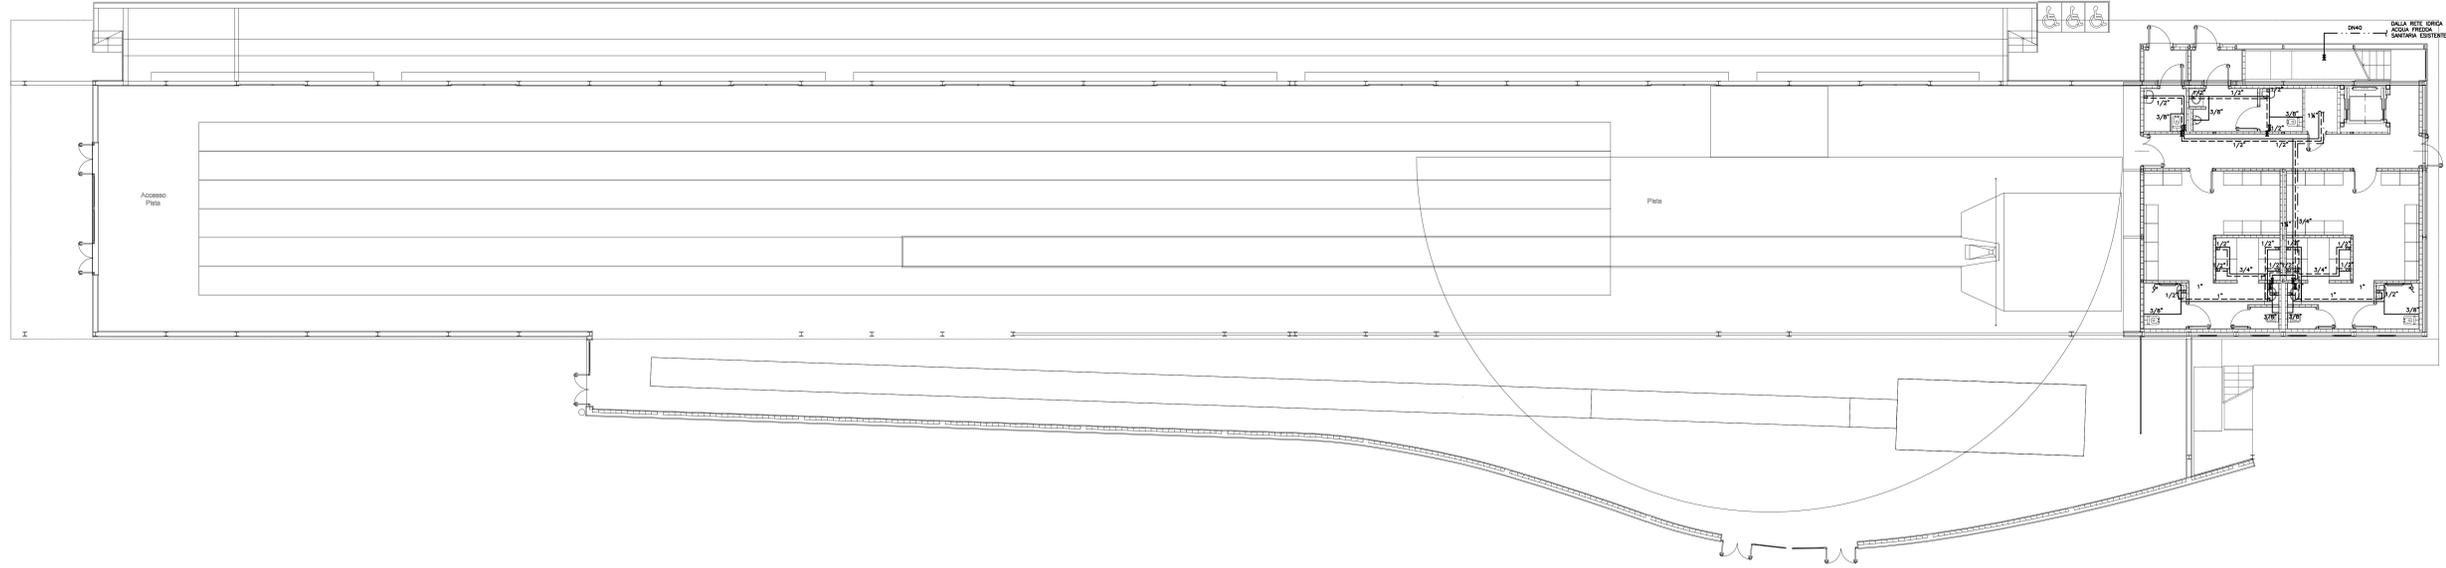

PIANTA PIANO TERRA ADDUZIONE
scala 1:100

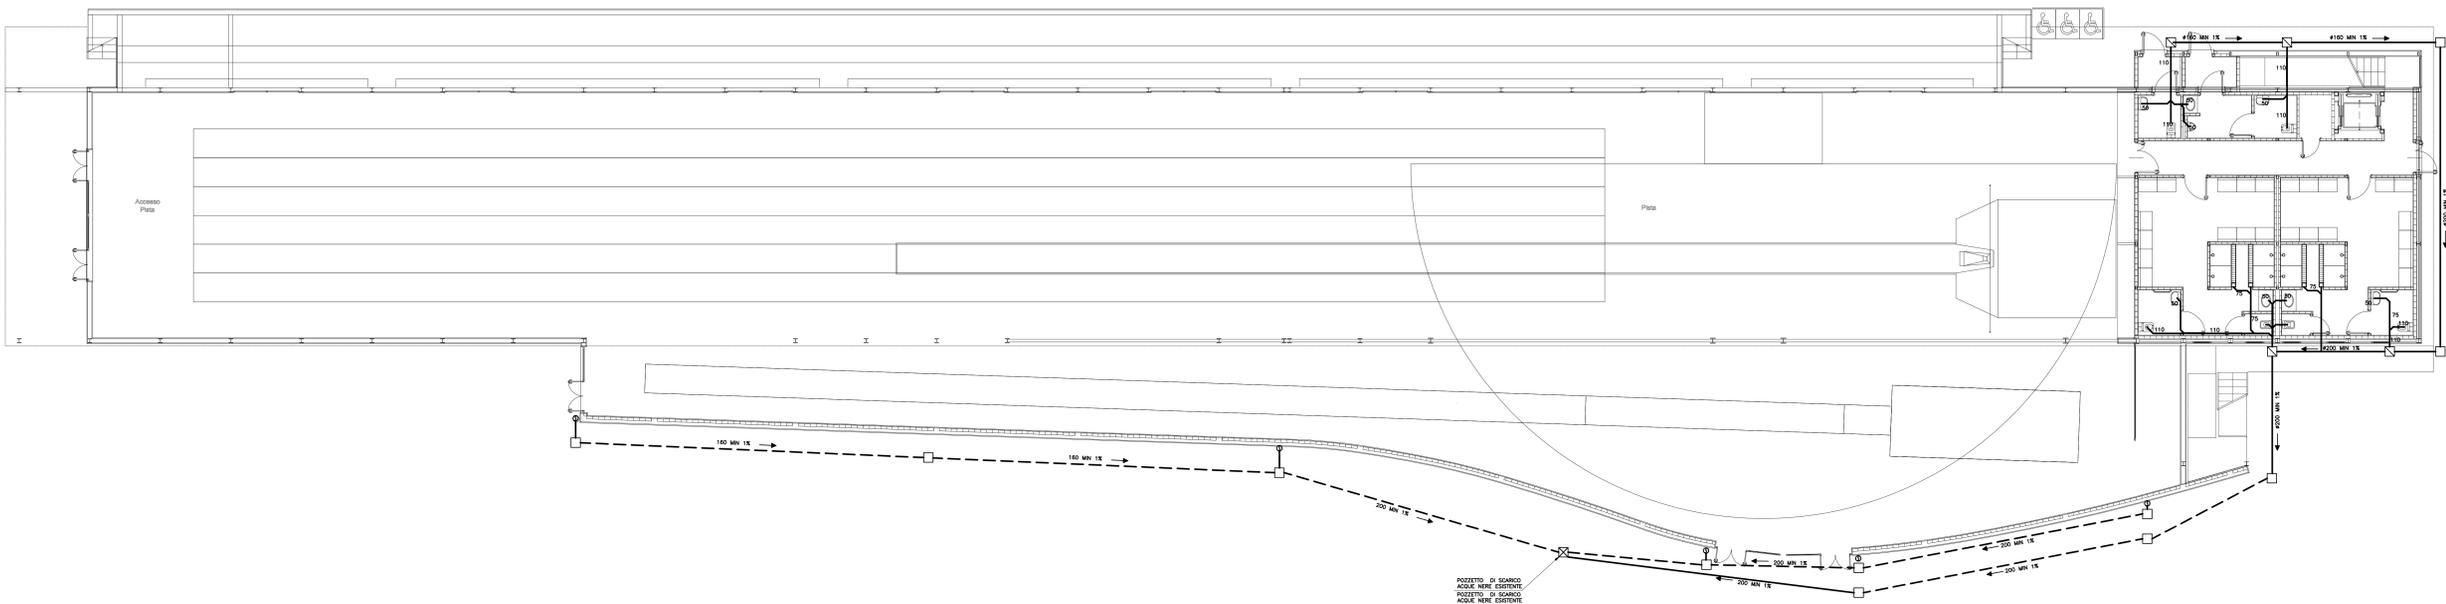

PIANTA PIANO TERRA SCARICHI
scala 1:100

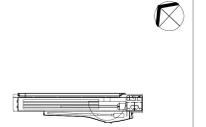

MILANO
CENTRO SPORTIVO
XXV APRILE

PROGETTO
REALIZZAZIONE DI UNA
PISTA COPERTA CON
TRIBUNA
PROGETTO ESECUTIVO



B-SHESA
ARCHITETTURA - DESIGN - MULTIMEDIA

Arch. Hernando Suarez, Arch. Stefano Suarez
Arch. Day Suarez, Arch. Andrea Scattoli

IMPIANTI
Ing. Mario Sempregi

TITOLO
IDRICO SANITARIO
ANTINCENDIO
ADDUZIONE E SCARICHI

DATA 18-01-2013
SCALA 1:100
REVISIONE 01

TAVOLA
MIE-1-IS100