


PIANTA SERRAMENTI LIVELLO 0

Scala 1:200

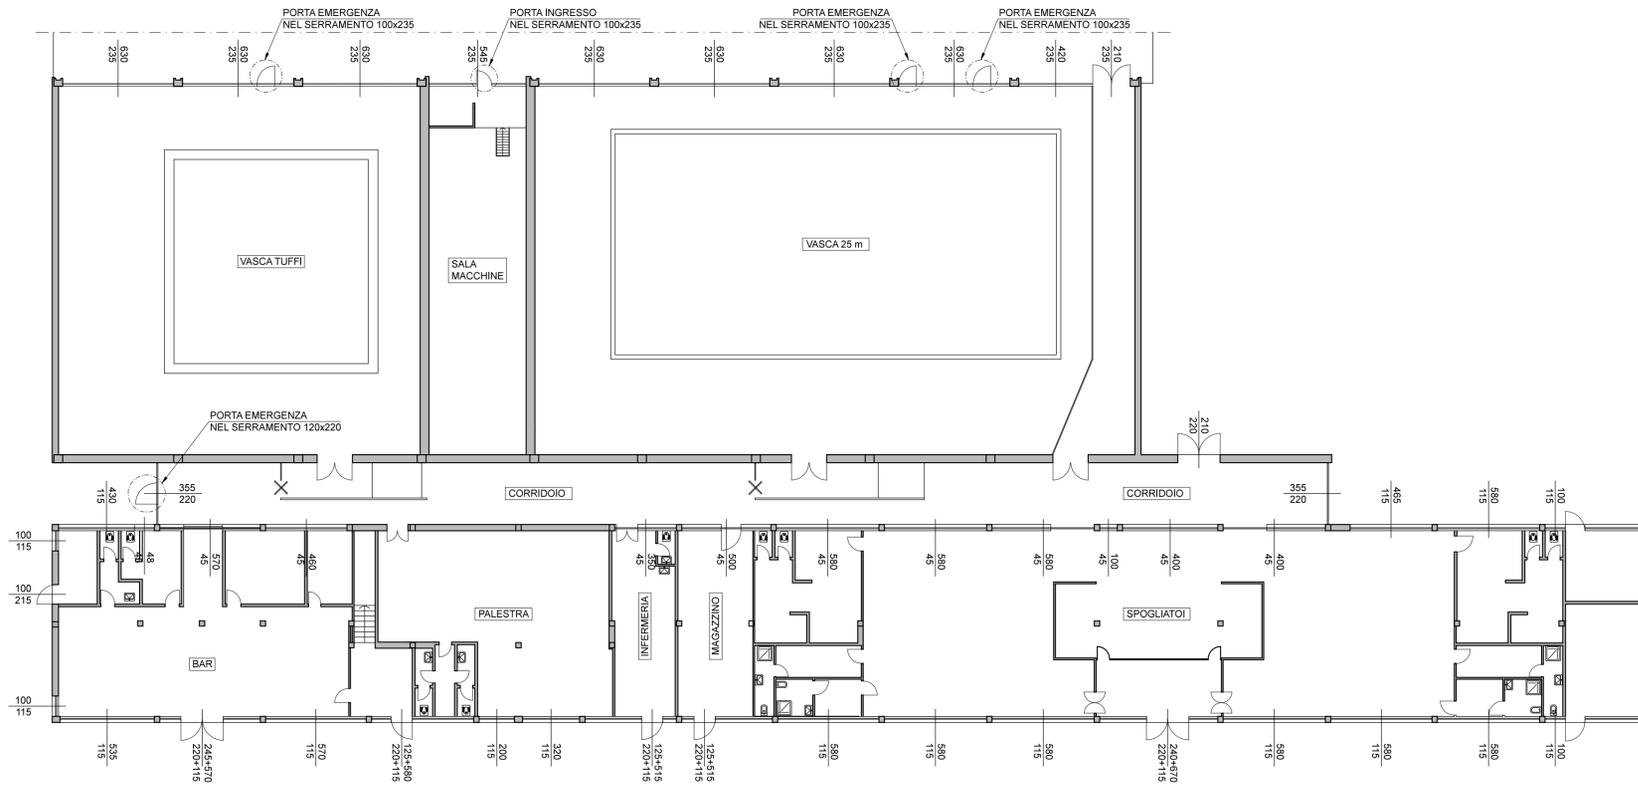

LEGENDA


- SISTEMA MOTORIZZATO PER VASISTAS
- CANALINA METALLICA 100x20 STAFFATA PER PASSAGGIO IMPIANTI SERRAMENTI
- ▨ QUADRO ELETTRICO PER INTERRUTTORI VASISTAS E PERSIANE

NOTE

- LE DIMENSIONI SULLE TAVOLE SONO TUTTE RIPORTATE IN CENTIMETRI, TRANNE QUELLE PER LE CARPENTIERIE METALLICHE QUOTATE IN MILLISECONDI
- PER TUTTI I MATERIALI DEVONO ESSERE RISPETTATE LE NORME VIGENTI. IN QUALSIASI CASO FARE RIFERIMENTO ALLE NORME PIU' RECENTI
- LE MISURE E LE QUOTE SONO SEMPRE DA VERIFICARSI IN LOCO PRIMA DELL'ESECUZIONE MEDIANTE RILIEVI E SAGGI PER INDIVIDUARE, PER CIASCUNA ZONA, GLI SPessori A DISPOSIZIONE PER LE NUOVE OPERE, GLI EVENTUALI DISLIVELLI ED INTERFERENZE CON ALTRI ELEMENTI STRUTTURALI, IMPIANTISTICI O DI FINITURA
- LA QUOTA ±0.00 SI RIFERISCE ALLA QUOTA DEL CAMMINAMENTO FRONTE INGRESSO PRINCIPALE
- PER I DETTAGLI SUI SERRAMENTI VEDI RELATIVO ABACO
- LE QUANTITA', LE DIMENSIONI, GLI ACCOPPIAMENTI ED I NODI DI GIUNZIONE DOVRANNO ESSERE VERIFICATI DAL COSTRUTTORE DEI SERRAMENTI CHE SE NE ASSUME LA RESPONSABILITA' IN BASE AL CAPITOLATO, ALLE DIMENSIONI EFFETTIVE DA POSARE, ALLE CONDIZIONI DEL CANTIERE, ALLE NORMATIVE VIGENTI.
- TUTTI I VETRI ESTERNI SONO ANTISFONDAMENTO
- LA DITTA APPALTRICE E' TENUTA ALLA PREVENTIVA DIMENSIONALE DI CIASCUNA APERTURA IN QUANTO I SERRAMENTI CONTENUTI NEL PRESENTE ELABORATO DEVONO INTENDERSI ESPlicitATIVI SOLO NELLA FORMA E NELLE CARATTERISTICHE.
- PRIMA DELLA POSA DELL'IMPIANTO ELETTRICO VERIFICARE PUNTO DI PRESA E CONSISTENZA LINEA ESISTENTE


KEY PLAN

Scala 1:500

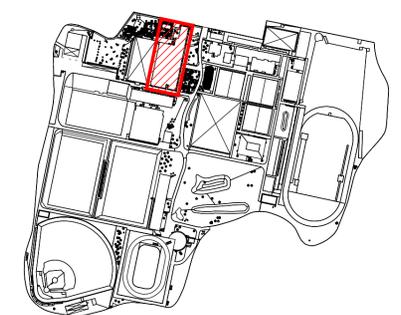

PIANTA SERRAMENTI LIVELLO 1

Scala 1:200

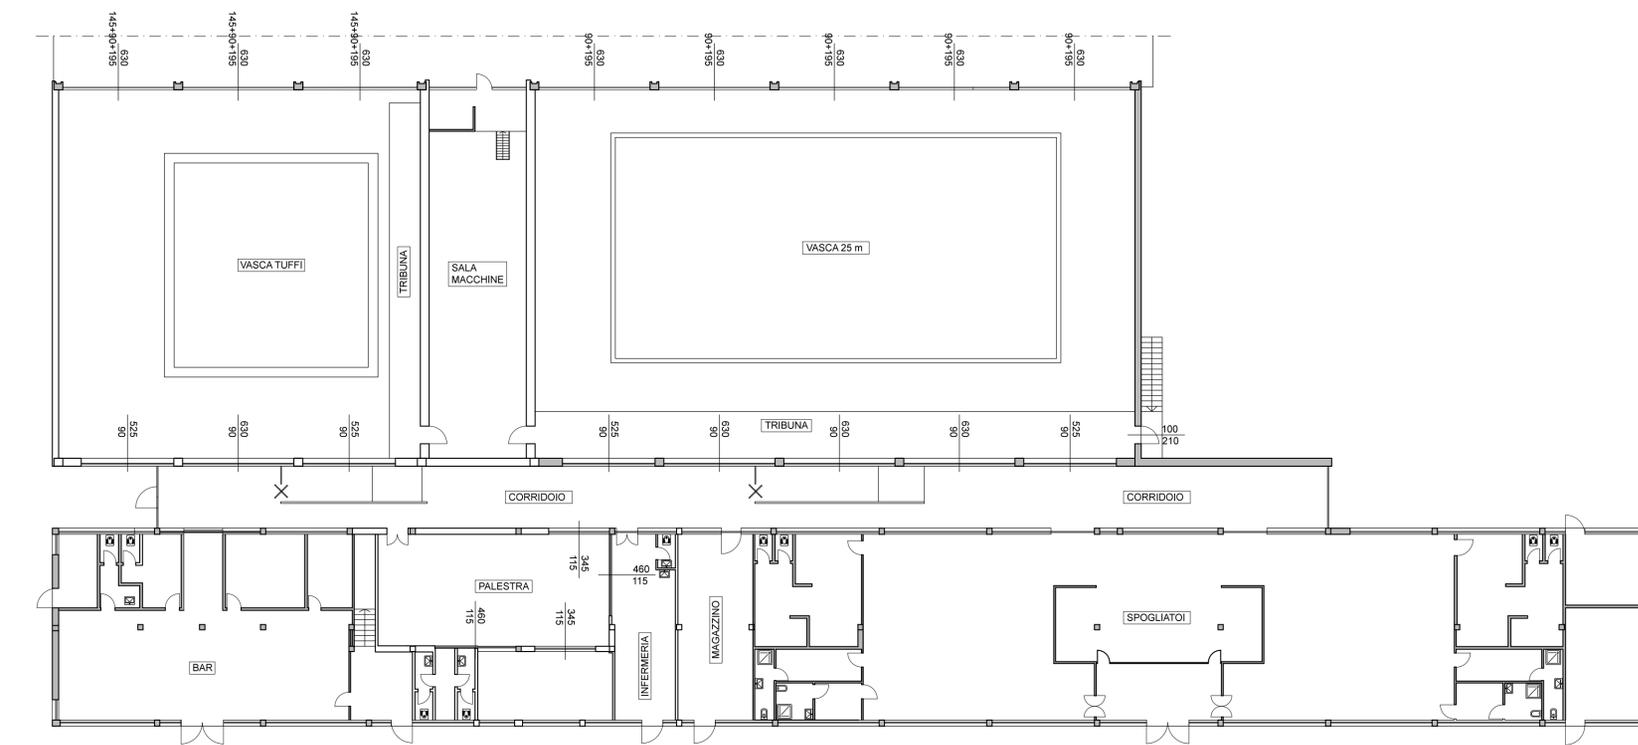

LABORATORIO  
PROGETTUALE  
simone-gavana.com  
Architettura e Ingegneria  
Grafica e Design  
Fotografia e Immagine  
Corsi e Formazione

Ing. Simone Gavana  
Via Carroccio, 29/31  
20093 Gaggiano (MI)  
mobile | 3481643716  
Mail | progettazione@simone-gavana.com  
Pec | simone.gavana@ingpec.eu

PROGETTO

NO29\_2\_1\_MILANOSPORT\_SAINI C. NUOTO  
PROGETTO DI RIFACIMENTO SERRAMENTI CENTRO NUOTO

TITOLO  
PIANTE STATO DI FATTO

SCALA  
1:200 - 1:2500

MILANO (MI) - VIA ARCANGELO CORELLI 136

DATA  
MARZO 2017

**PROGETTO  
ESECUTIVO**  
**ELABORATI  
GRAFICI**  
**E.A.1.01**

| REVISIONI |             |              | Impresso  |
|-----------|-------------|--------------|-----------|
| DATA      | DESCRIZIONE | RESPONSABILE |           |
| 1         | 16/06/16    | 1° EMISSIONE | S. GAVANA |
| 2         | 21/03/17    | 2° EMISSIONE | S. GAVANA |
| 3         |             |              |           |
| 4         |             |              |           |
| 5         |             |              |           |
| 6         |             |              |           |
| 7         |             |              |           |
| 8         |             |              |           |

