



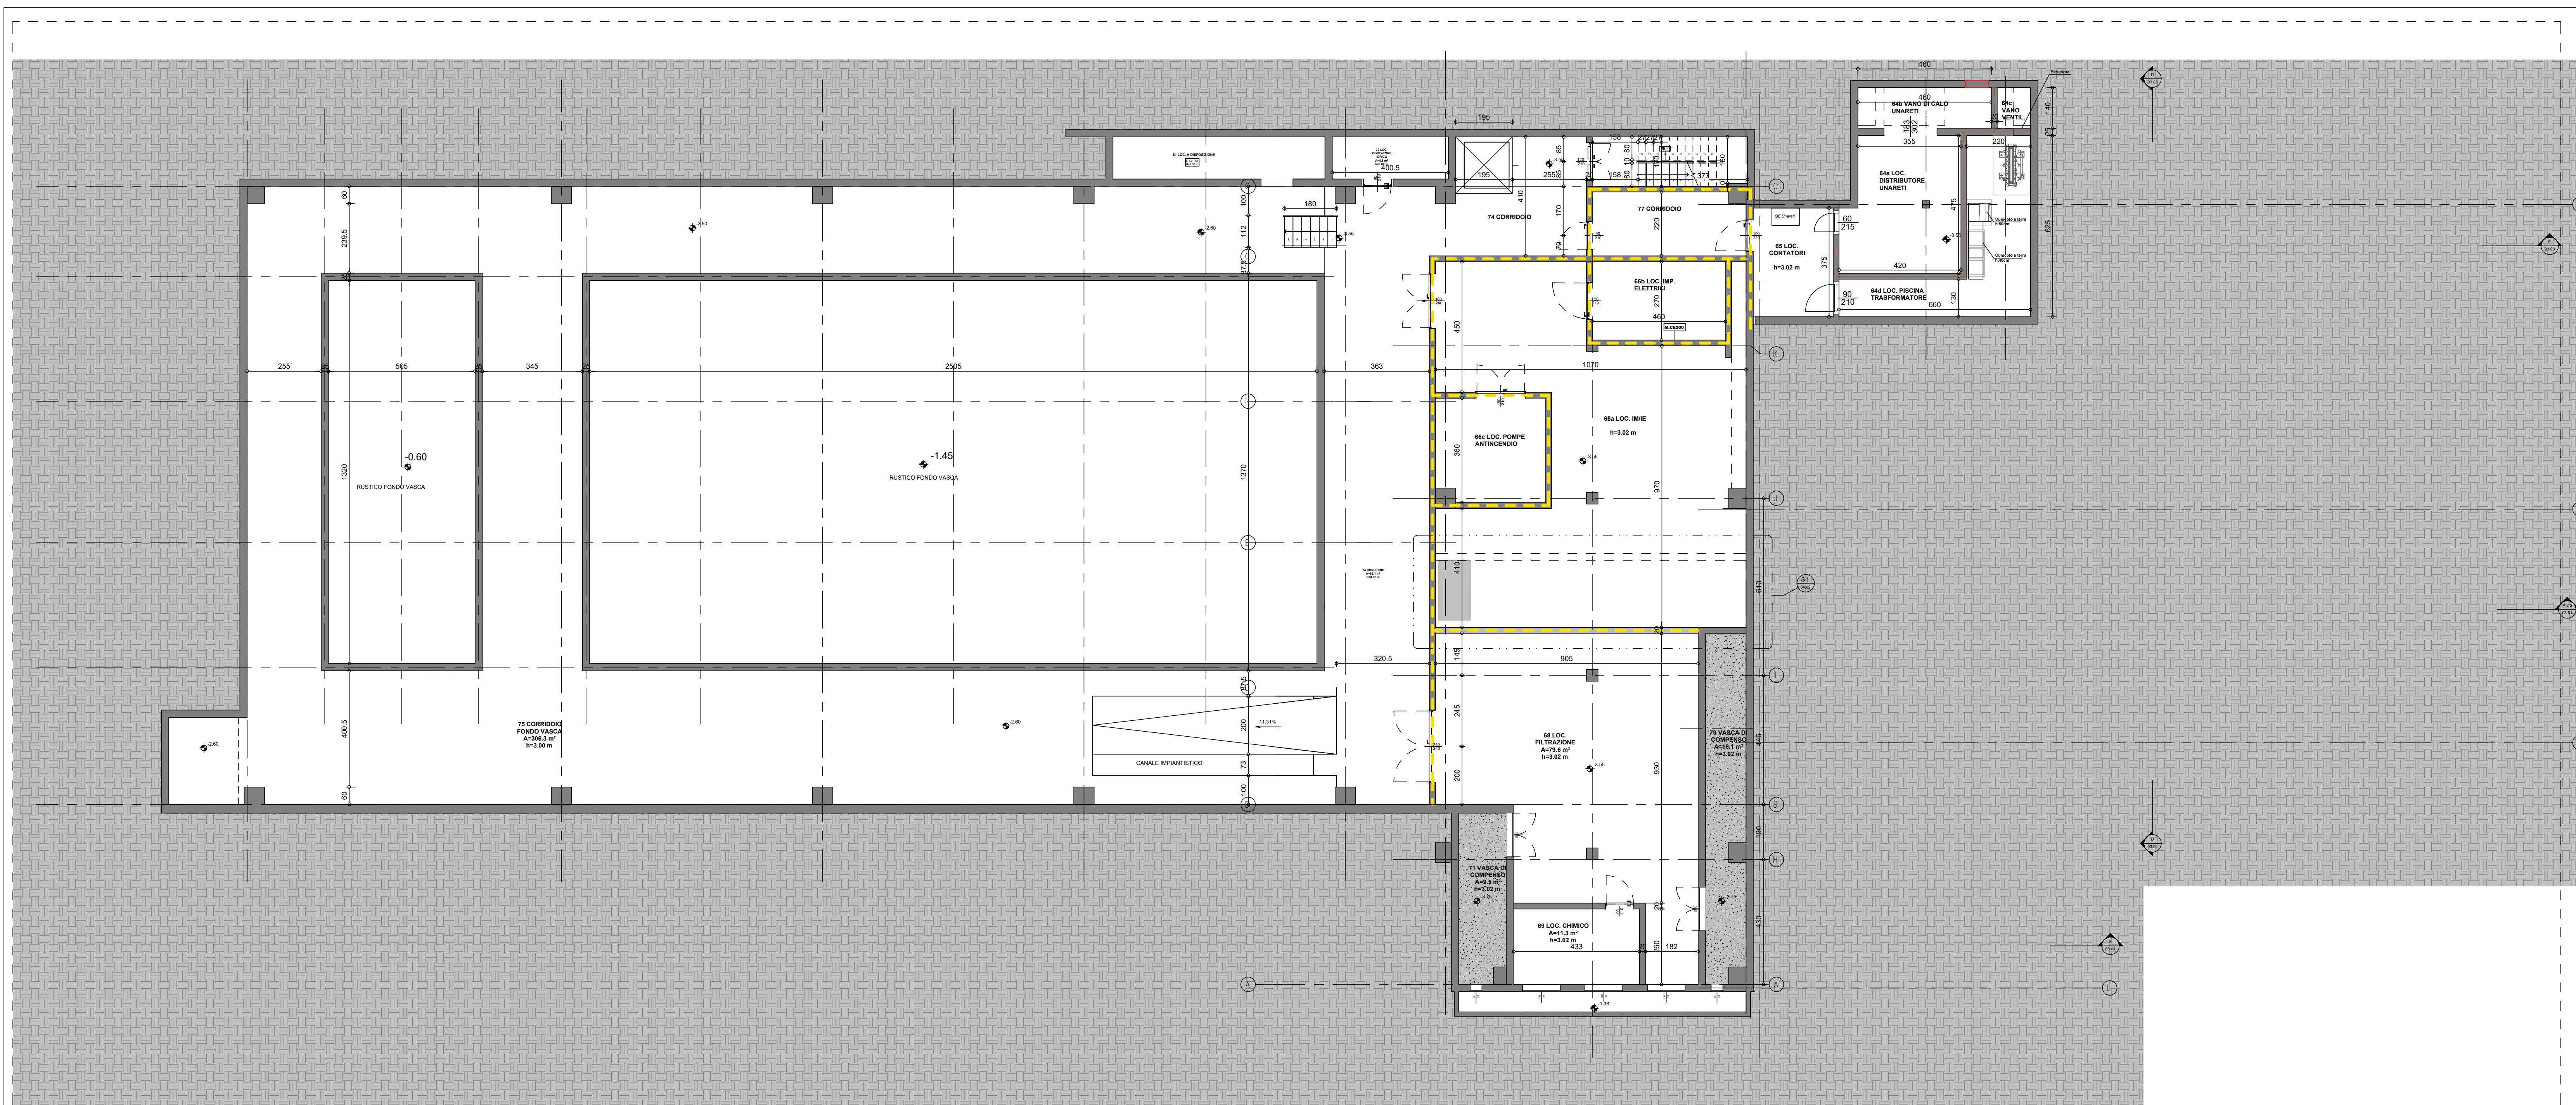

Pianta Piano Interrato

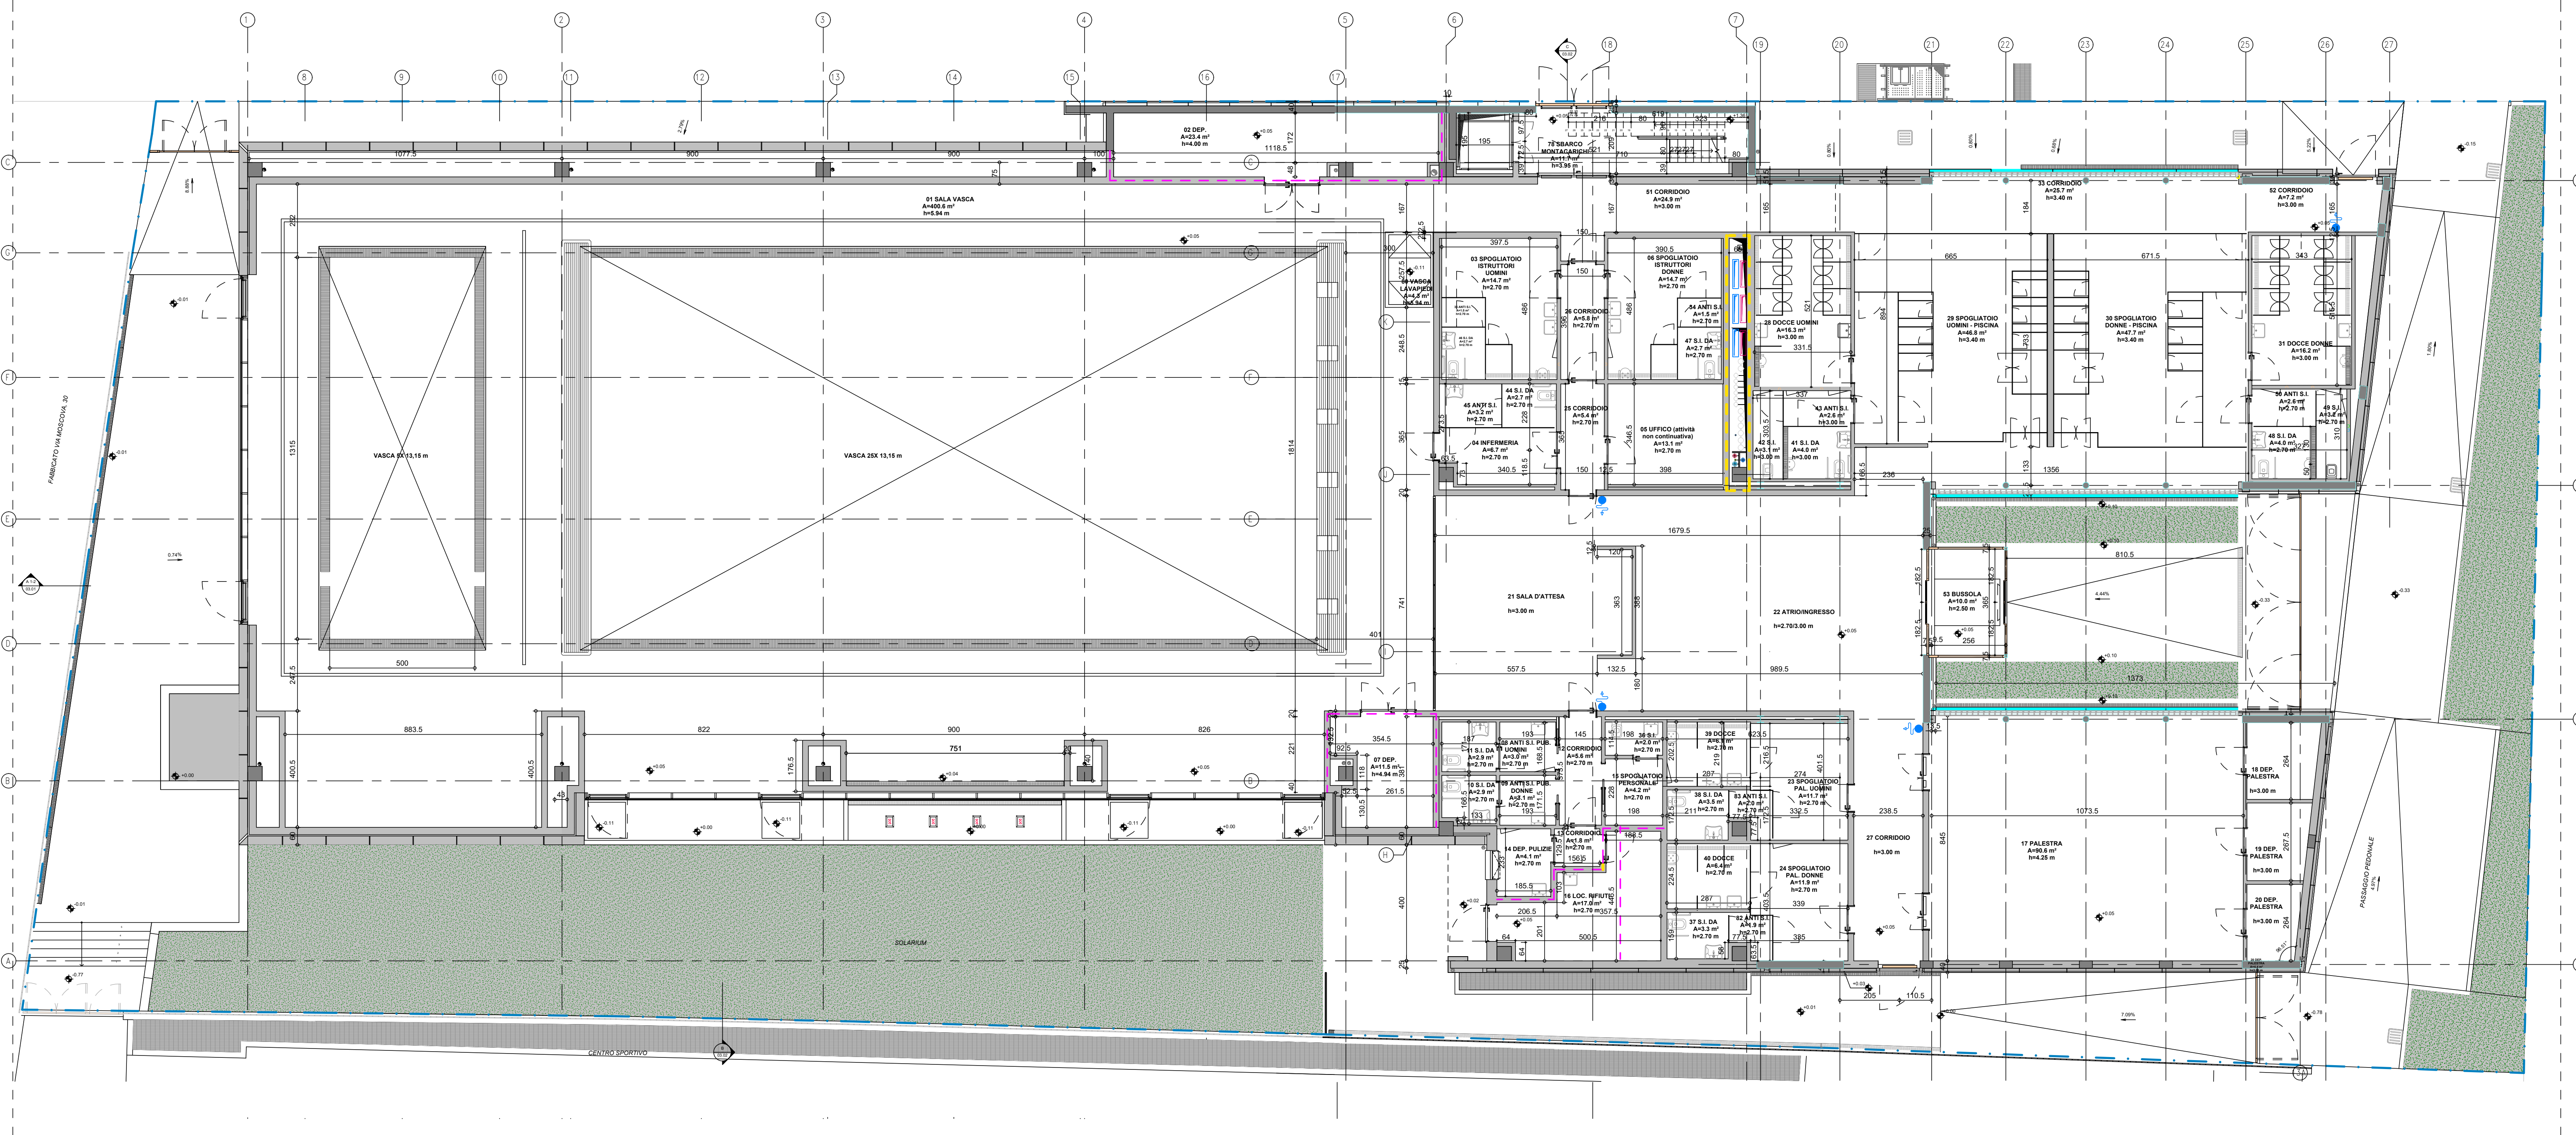

Pianta Piano Terra

LEGENDA

ASSE STRUTTURALE QUOTA ALTIMETRICA PENDENZA

ELEMENTI STRUTTURALI CAVEDIO PASSANTE CODICE LOCALE:

PERIMETRO D'INTERVENTO PLUVIALE

NOTE:

a. LE QUOTE DI PAVIMENTO SONO DA INTENDERSI AL FINITO.

b. LE QUOTE STRUTTURALI SONO RICAVABILI DAGLI ELABORATI SERIE ST.

c. LE QUOTE DEI SERRAMENTI SONO RIFERITE AL NETTO PASSAGGIO E VANNO COORDINATE COL FORNITORE DELL'INFISSO.

TABELLA LOCALI

N°	DESTINAZIONE	SUPERFICIE NETTA	ALTEZZA LOCALE
64	LOC. CABINA AZA	47.9 m²	3.02 m
65	LOC. CONTATORI	10.2 m²	3.02 m
66	LOC. MIE	127.1 m²	3.02 m
68	LOC. FILTRAZIONE	79.6 m²	3.02 m
69	LOC. CHIMICO	11.3 m²	3.02 m
70	VASCA DI COMPENSO	16.1 m²	3.02 m
71	VASCA DI COMPENSO	9.5 m²	3.02 m
72	LOC. CONTATORE IDRICO	5.8 m²	3.02 m
73	SCALA	9.0 m²	3.02 m
74	CORRIDOIO	83.1 m²	3.02 m
77	CORRIDOIO	11.4 m²	3.00 m
79	ASCENSORE	4.1 m²	7.50 m
L-1.1		414.9 m²	

61	LOC. A DISPOSIZIONE	10.9 m²	2.07 m
75	CORRIDOIO FONDO VASCA	308.3 m²	3.00 m
L-1.0		317.2 m²	
01	SALA VASCA	400.6 m²	5.94 m
02	DEP.	23.4 m²	4.00 m
03	SPOGLIATOIO ISTRUITORI UOMINI	14.7 m²	2.70 m
04	INFERMERIA	6.7 m²	2.70 m
05	UFFICIO (attività non continuativa)	13.1 m²	2.70 m
06	SPOGLIATOIO ISTRUITORI DONNE	14.7 m²	2.70 m
07	DEP.	11.5 m²	4.94 m
08	ANTI S.I. PUB. UOMINI	3.0 m²	2.70 m
09	ANTI S.I. PUB. DONNE	3.1 m²	2.70 m
10	S.I. DA	2.9 m²	2.70 m
11	S.I. DA	2.9 m²	2.70 m
12	CORRIDOIO	5.8 m²	2.70 m
13	CORRIDOIO	1.8 m²	2.70 m
14	DEP. PULIZIE	4.1 m²	4.25 m
15	SPOGLIATOIO PERSONALE	4.2 m²	2.70 m
16	LOC. RIFIUTI	17.0 m²	2.70 m
17	PALESTRA	80.6 m²	4.25 m
18	DEP. PALESTRA	6.0 m²	3.00 m
19	DEP. PALESTRA	3.2 m²	3.00 m
20	DEP. PALESTRA	4.4 m²	3.00 m
21	SALA D'ATTESA	68.5 m²	3.00 m
22	ATRIO	54.3 m²	3.00 m
23	SPOGLIATOIO PAL. UOMINI	11.7 m²	2.70 m
24	SPOGLIATOIO PAL. DONNE	11.9 m²	2.70 m
25	CORRIDOIO	1.4 m²	2.70 m
26	CORRIDOIO	5.8 m²	2.70 m
27	CORRIDOIO	20.1 m²	3.00 m
28	DOCCIE UOMINI	16.3 m²	3.00 m
29	SPOGLIATOIO UOMINI - PISCINA	46.8 m²	3.40 m
30	SPOGLIATOIO DONNE - PISCINA	47.7 m²	3.40 m
31	DOCCIE DONNE	16.2 m²	3.00 m
32	CORRIDOIO	21.4 m²	3.00 m
33	CORRIDOIO	26.7 m²	3.40 m
34	ANTI S.I.	1.5 m²	2.70 m
35	ANTI S.I.	1.5 m²	2.70 m
36	S.I.	2.0 m²	2.70 m
37	S.I. DA	3.3 m²	2.70 m
38	S.I. DA	3.5 m²	2.70 m
39	DOCCIE	6.1 m²	2.70 m
40	DOCCIE	6.4 m²	2.70 m
41	S.I. DA	4.0 m²	3.00 m
42	S.I.	3.1 m²	3.00 m
43	ANTI S.I.	2.6 m²	3.00 m
44	S.I. DA	2.7 m²	2.70 m
45	ANTI S.I.	3.2 m²	2.70 m
46	S.I. DA	2.7 m²	2.70 m
47	S.I. DA	2.7 m²	2.70 m
48	S.I. DA	4.0 m²	2.70 m
49	S.I.	3.2 m²	2.70 m
50	ANTI S.I.	2.6 m²	2.70 m
51	CORRIDOIO	24.9 m²	3.00 m
52	CORRIDOIO	7.2 m²	3.00 m
53	BUSSOLA	10.0 m²	2.50 m
76	SOCCO MONTACARICHI	11.7 m²	3.85 m
80	VASCA LAVAREDDI	4.3 m²	5.84 m
82	ANTI S.I.	1.9 m²	2.70 m
83	ANTI S.I.	2.0 m²	2.70 m
L-0.0		1104.2 m²	
81	LOC. IMPIANTI	238.9 m²	3.05 m
L-1.0		238.9 m²	
		2075.2 m²	

ELABORATI DI RIFERIMENTO

PER ULTERIORI APPROFONDIMENTI, SI RIMANDA AI SEGUENTI ELABORATI GRAFICI:

a. ABACO DELLE STRATIGRAFIE VERTICALI AR 10.01;

b. ABACO DELLE STRATIGRAFIE ORIZZONTALI AR 10.02;

c. ABACO DELLE PORTE AR 10.03;

d. ABACO DEI SERRAMENTI AR 10.04;

e. ABACO DEI PARTICOLARI COSTRUTTIVI AR 10.05;

f. ABACO DEGLI ALLESTIMENTI E ARREDI MOBILI AR 10.06;

g. ABACO DELLE OPERE IN FERRO 10.07.

Comune di Milano

P.A. BAGUTTA 2 - AMBITO FATEBENESORELLE

OPERE DI URBANIZZAZIONE PRIMARIA: RIQUALIFICAZIONE VIA FATEBENESORELLE

ATTREZZATURA PUBBLICA DI SERVIZIO: CENTRO NATATORIO

PISCINA FATEBENESORELLE

PROGETTO COSTRUTTIVO

Committente: Inveco Real Estate Management S.p.A. in qualità di società di gestione di REEF - Italy SICAF S.p.A. via Montenapoleone, 29 20121 Milano (MI)

Coordinamento generale: ALPINA SPA Via Ripamonti, 2 - 20136 MILANO Tel. +39 02 58300010 - Fax +39 02 58307386 E-mail: info@alpina-spa.it - www.alpina-spa.it

Progetto Architettonico: Ing. Paolo Erba

Progetto Strutturale: Ing. Ermio Sirtori

Progetto Strutturale in Opera: Ing. Massimo Parizza - RAM Engineering S.r.l.

Progetto Impianti Termomeccanici: Ing. Luca Arcari - RAM Engineering S.r.l.

Progetto Impianti Elettrici e Ausiliari: Ing. Antonio Della Bella - RAM Engineering S.r.l.

Progetto Prevenzione Incendi: Ing. Andrea Colombo

Verifica Acustica: Dott.ssa Carolina Aratari

Impresa esecutrice: **LOVISOTTO GIANCARLO** costruttori generali Piazza Vittorio Emanuele II, 17/A 20100 Milano di Piano (TV) tel 0438 492283

W Elaborato

AR 01.02

PROGETTO COSTRUTTIVO AS-BUILT

DISTRIBUTIVO ARCHITETTONICO

Piante Piano Interrato - Terra

Revisione

08

Redazione Elaborato:

Redatto: Arch. Elisa Francini

Controllato: Arch. Elisa Francini

Approvato: Ing. Massimiliano Griggio

Scala: 1:100

Data: 30/06/2025