


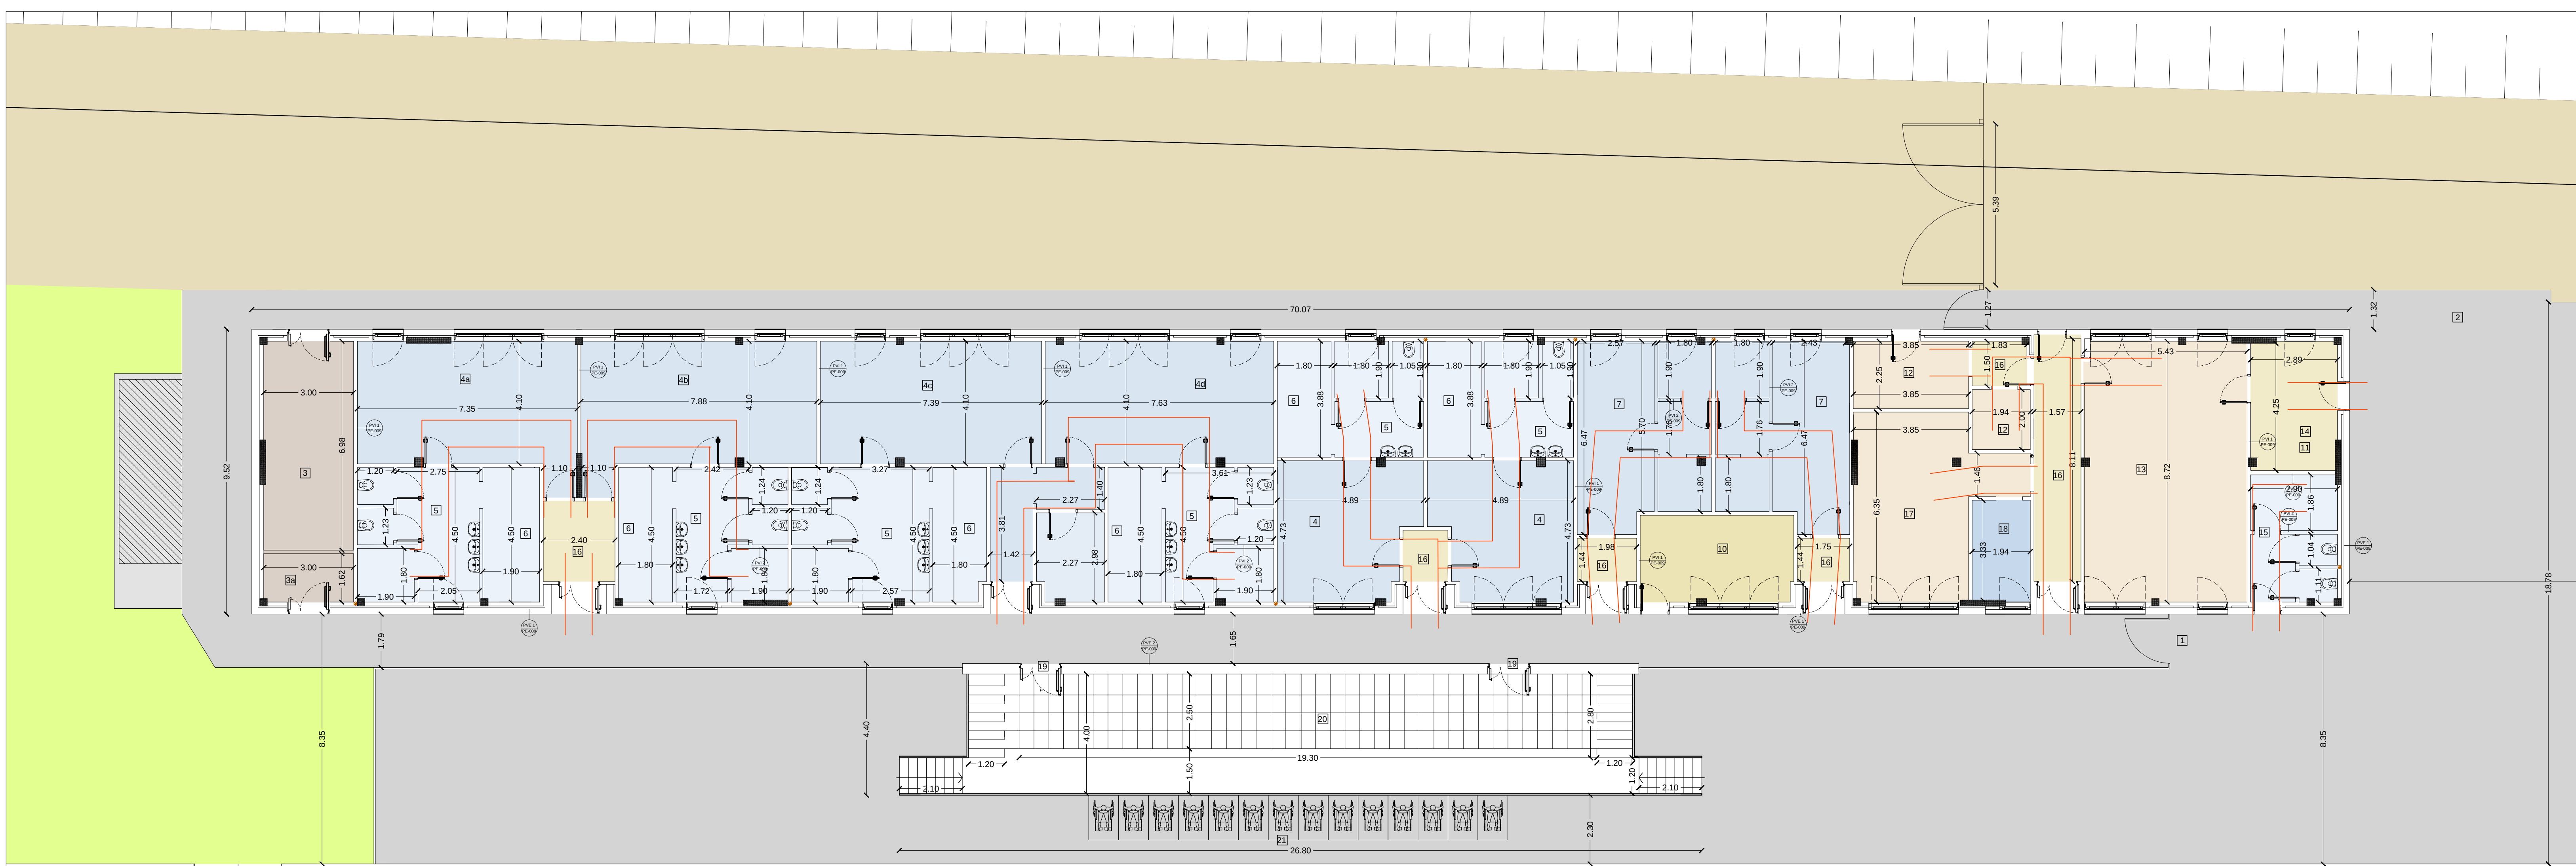

- LEGENDA
- ingresso atleti 1
 - ingresso pubblico 2
 - locale tecnico 3
 - spogliatoio atleti 4
 - servizi igienici atleti 5
 - docce atleti 6
 - spogliatoio arbitri 7
 - servizi igienici arbitri 8
 - docce arbitri 9
 - ripostiglio 10
 - box tisane 11
 - ufficio 12
 - sala convegni 13
 - distributori bevande 14
 - servizi igienici pubblico 15
 - disimpegno 16
 - infermeria 17
 - servizi igienici infermeria 18
 - deposito 19
 - tribuna 240 posti 20
 - tribuna disabili 14 posti 21



G.S. MUGGIANO A.S.D.



"PROGETTO PER LA RIQUALIFICAZIONE DELL'IMPIANTO SPORTIVO DI VIA MUGGIANO 14"



Comune
di Milano



ARCHITETTURA
LUCIANO MESSINA

MILANO
ROMA

PROGETTISTA

ARCHITETTO LUCIANO MESSINA
Ordine Arch. PV n.217

COMMITTENTE

G.S. MUGGIANO S.S.D.

VARIANTE AL PROGETTO CONCESSIONATO
DI CUI DIA 744044/2013 E DIA 56228/2014

TITOLO:
STATO DI VARIANTE SPOGLIATOI CALCIO
PIANTA PIANO TERRA con accessibilità disabili

SCALA: 1:100

AGGIORNAMENTI:

DATA: 12/04/2018

TAV. N.

27